

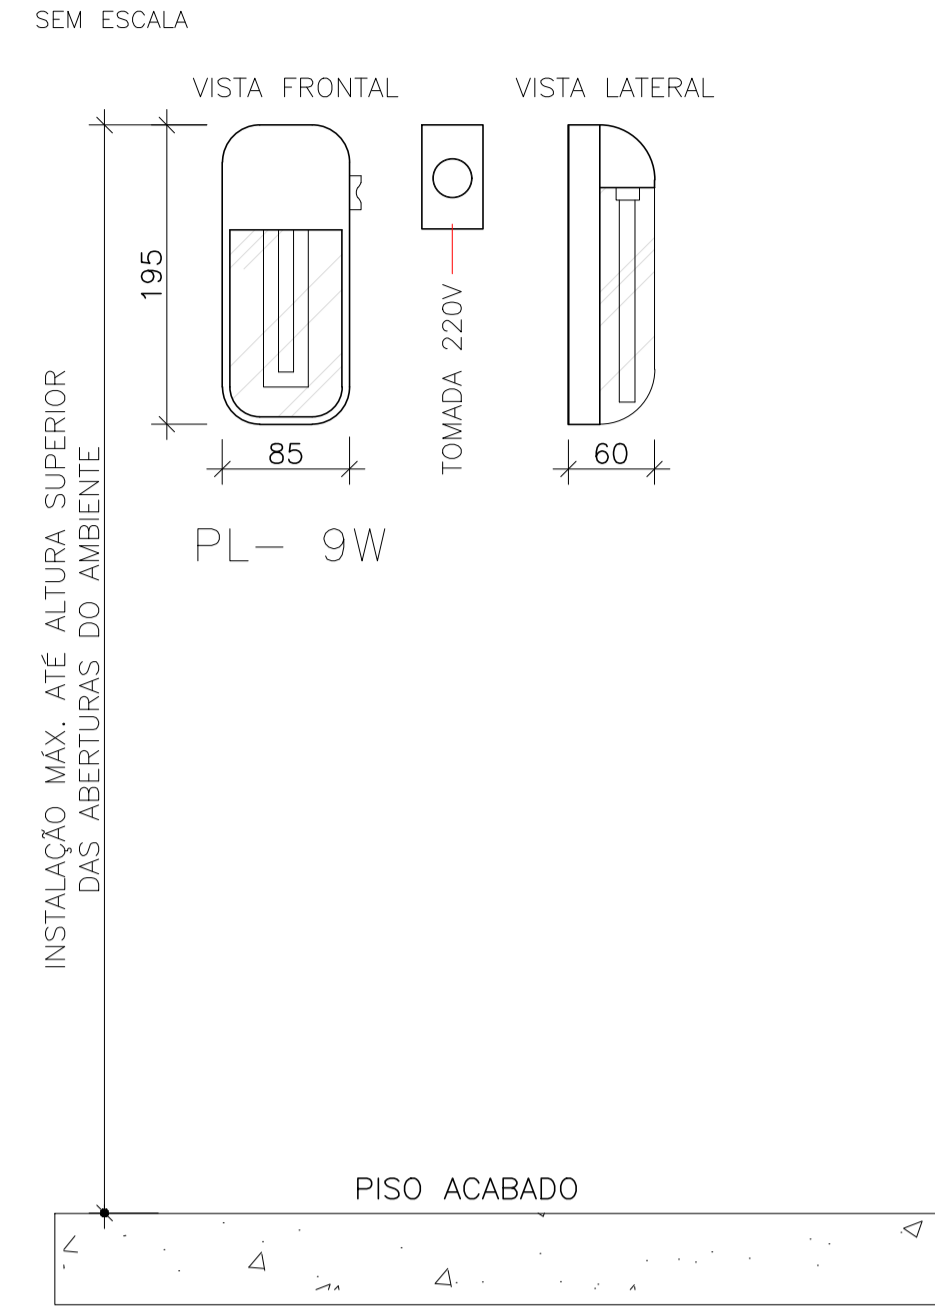
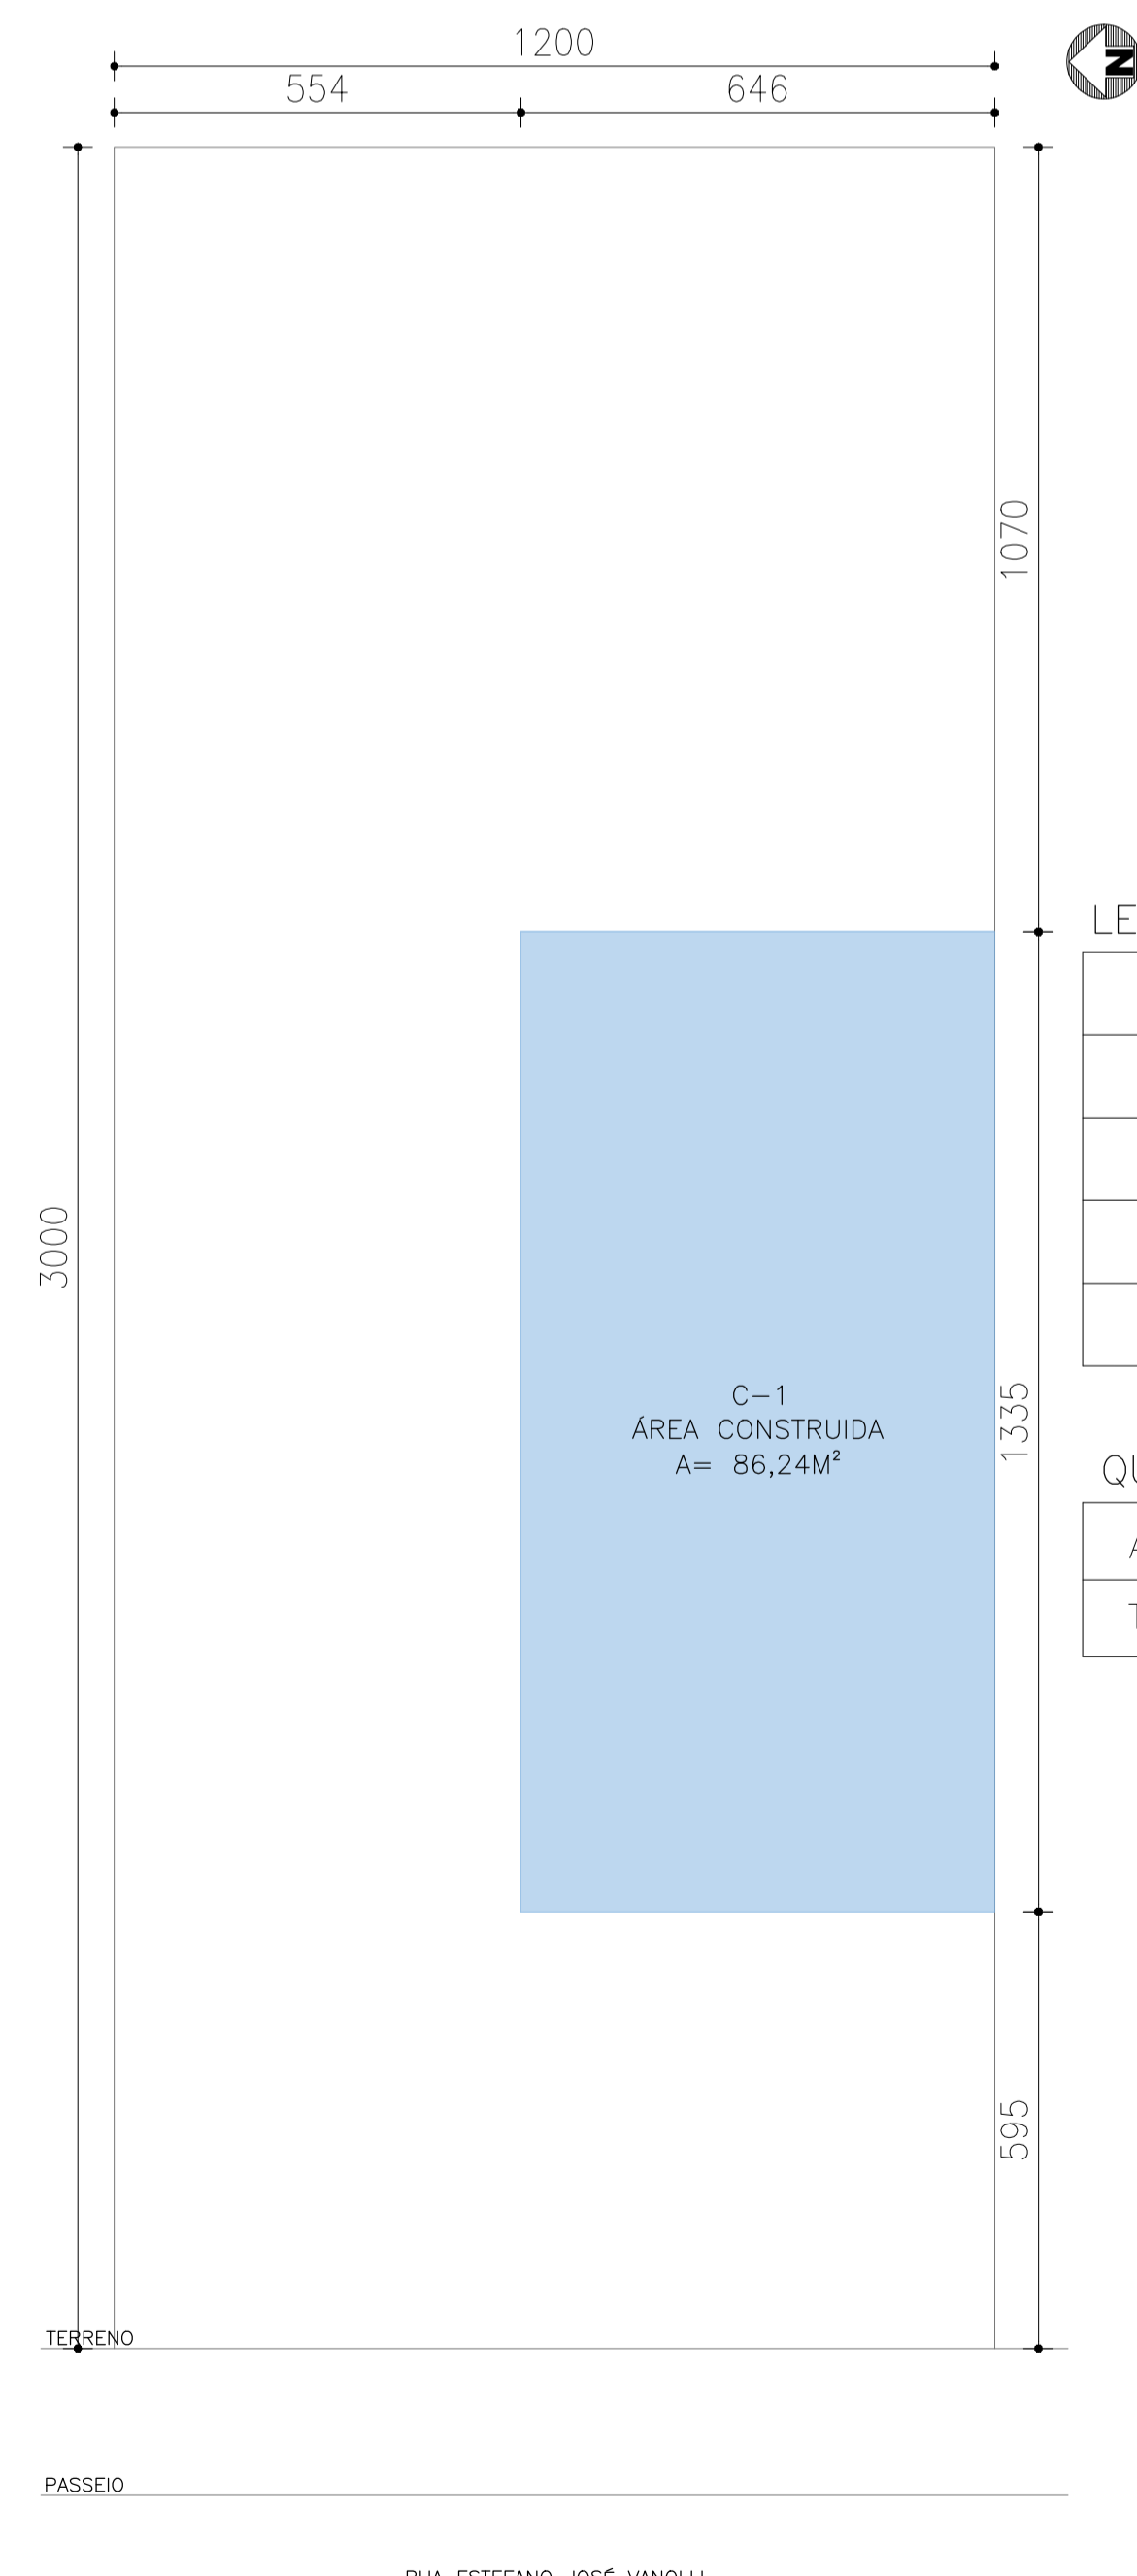



DET. BLOCO AUTÔNOMO DE ILUMINAÇÃO DE EMERGÊNCIA PL-4W
SEM ESCALA

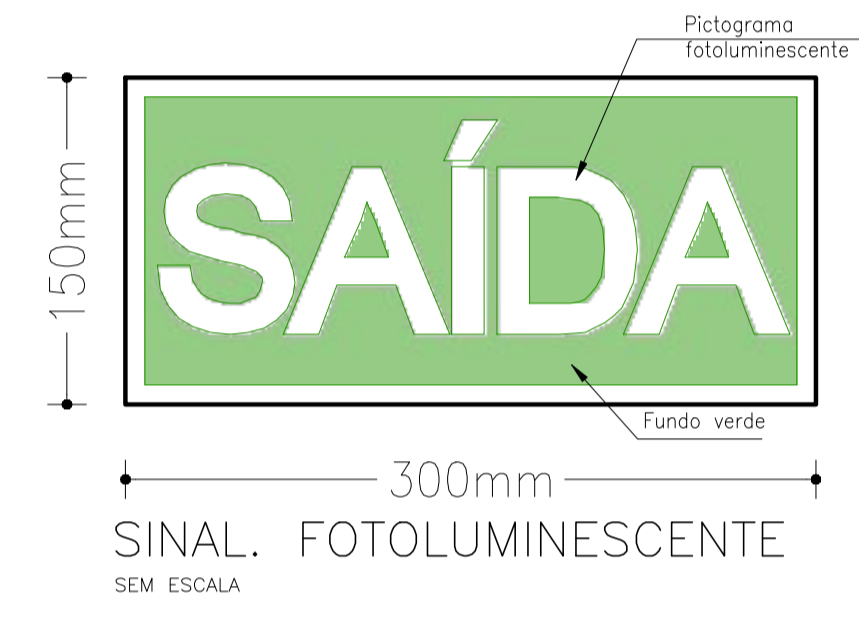

EXTINTOR DE INCÊNDIO SEM ESCALA

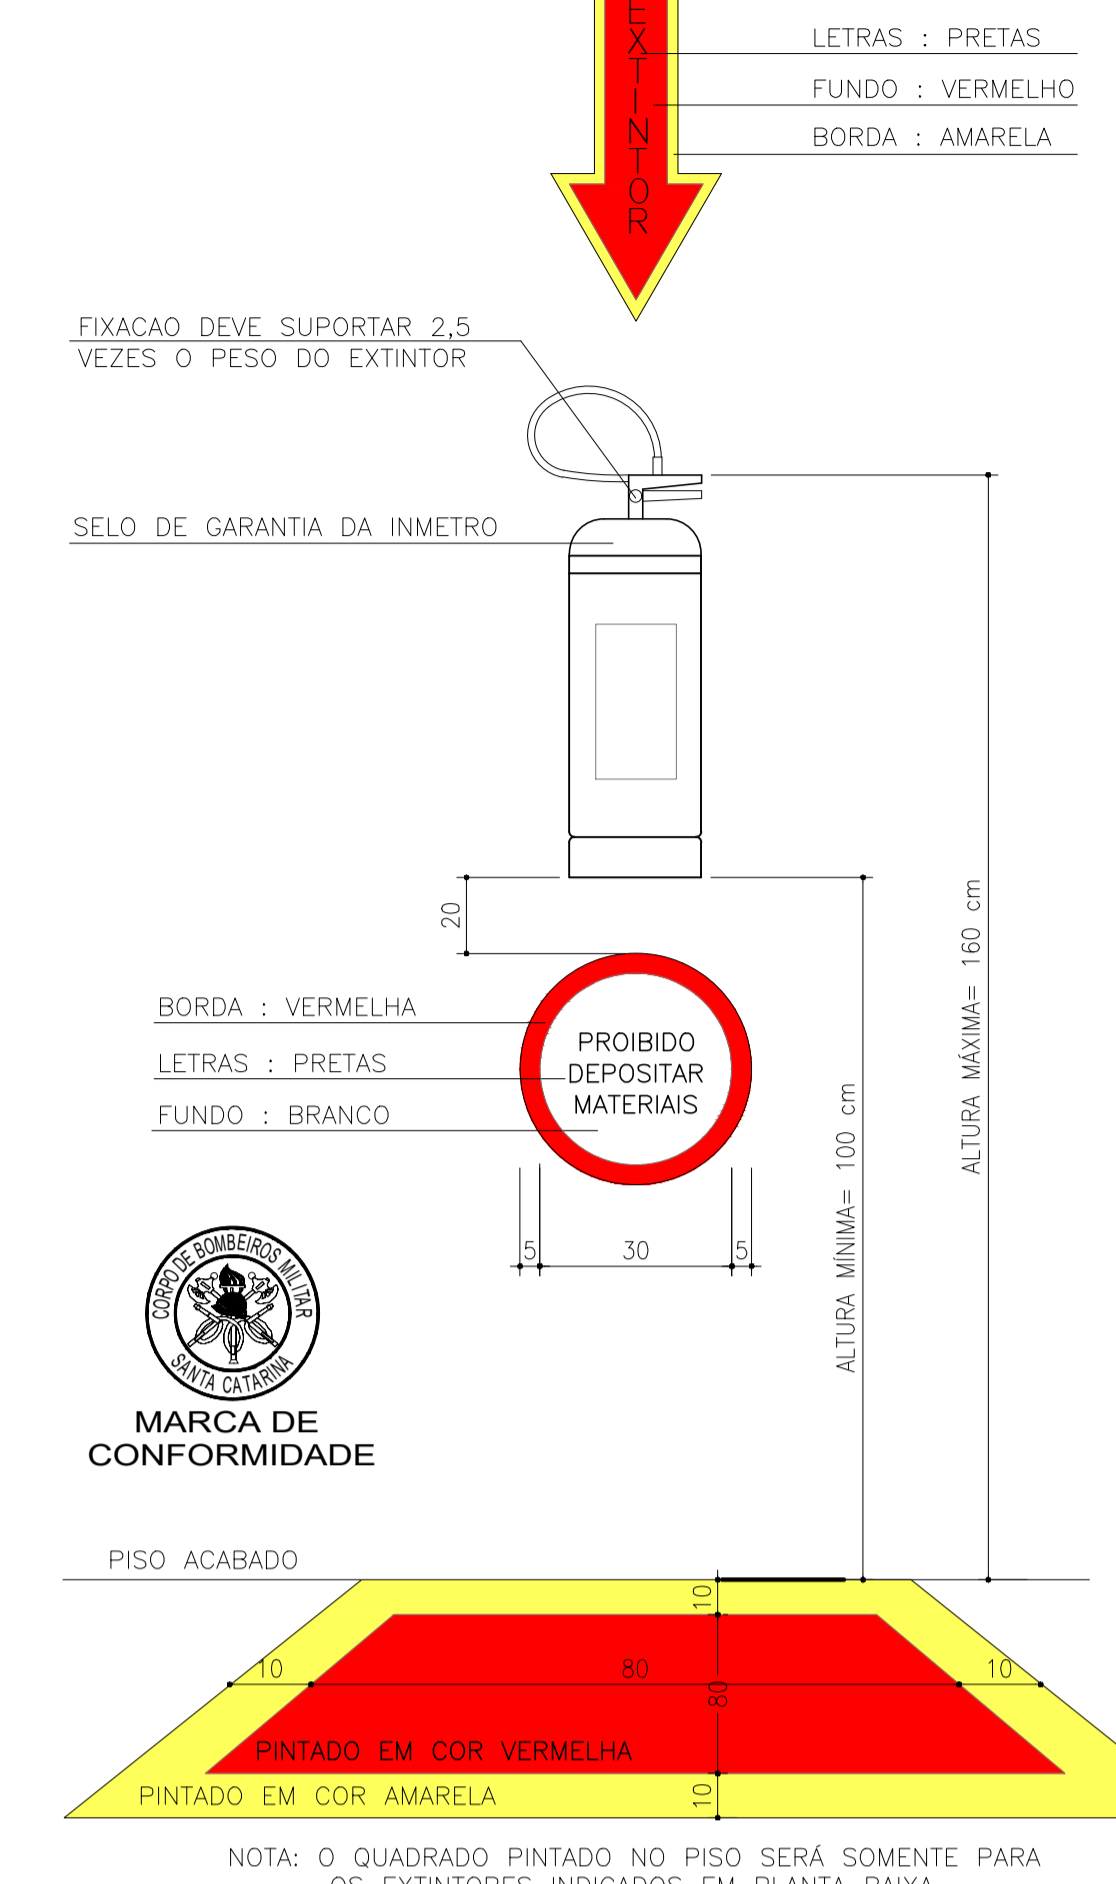

IMPLANTAÇÃO
ESCALA 1/200

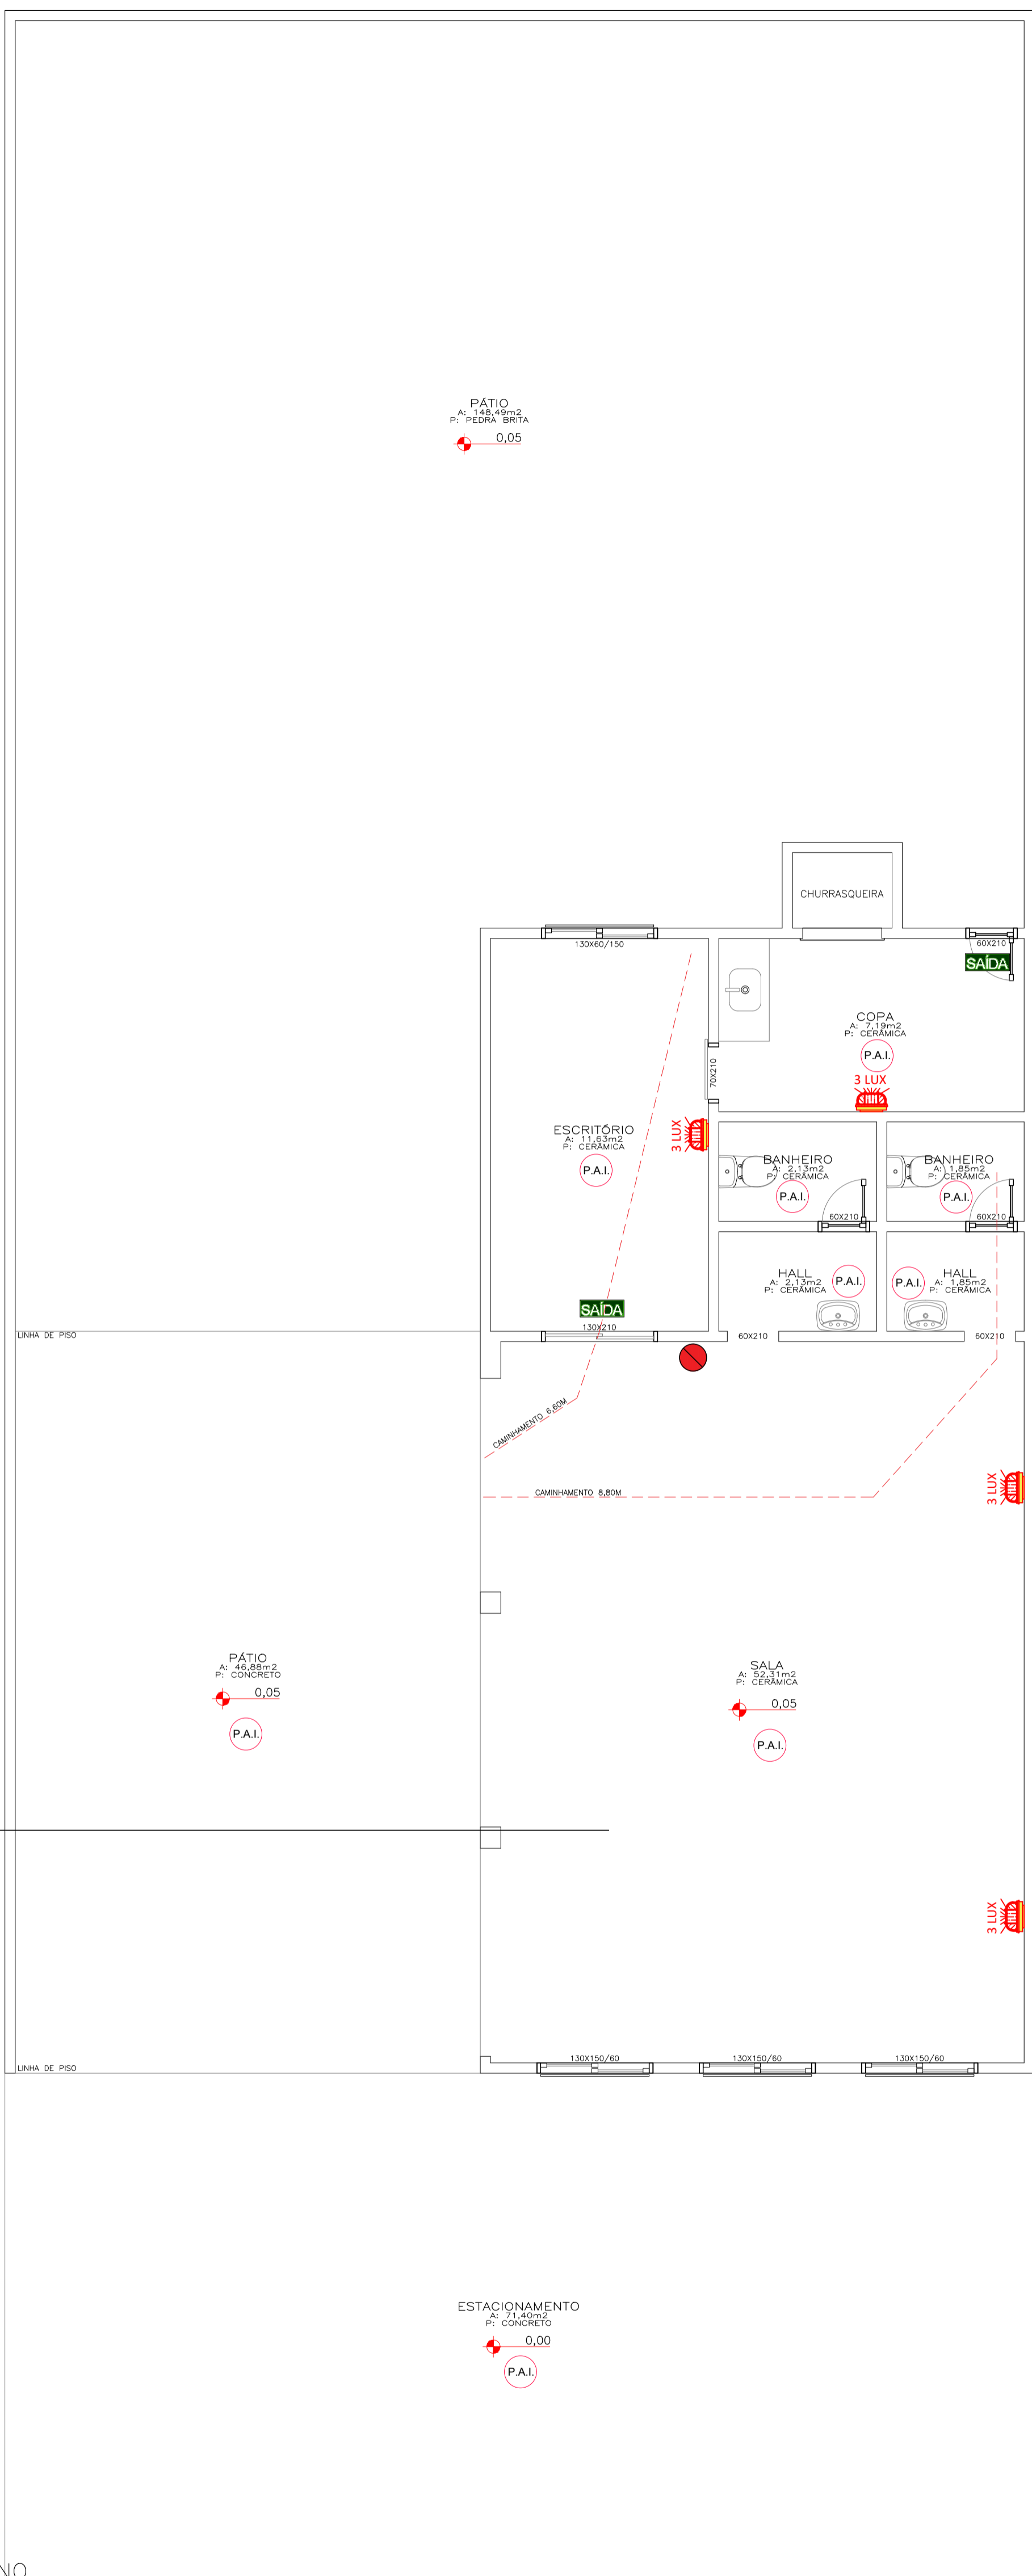

PLANTA BAIXA
ESCALA 1/50

LEGENDA

SIMBOLOGIA	DESCRIÇÃO	SISTEMA
	- PISO ANTIDERRAPANTE INCOMBUSTIVEL	S.E.
	-PLACA FOTOLUMINESCENTE DE INDICAÇÃO DO SENTIDO DE SAIDA	S.E.
	-BLOCO AUTÔNOMO PL4W D1 LÂMPADA DE 4W - AUTONOMIA APROXIMADA 3 h / 100 LÚMENS	ILUM. EMERG.
	-EXTINTOR DE PÓ QUÍMICO SECO (PQS) 4,0 Kg/ PQ BC com capacidade A 20-B-C	PROT. POR EXTN.

QUADRO DE ÁREAS

ÁREAS	M ²
TÉRREO	86,24

OBSERVAÇÕES

- EM CASO DE DIVERGÊNCIAS ENTRE DESENHO E COTAS, PREVALECEM AS COTAS;
- EDIFICAÇÃO NÃO FAZ USO DE G.L.P.

TÍTULO:
ANNIBAL MIGUEIS NETO

Descrição:
PROJETO PREVENTIVO CONTRA INCÊNDIOS

Tipologia: **EDIFÍCIO COMERCIAL C-1** Data: **OUTUBRO / 2023** Escala: **INDICADA**

Endereço: **RUA ESTEFANO JOSÉ VANOLLI, n° 1077 - BAIRRO SÃO VICENTE - ITAJAÍ - SC** Área Total: **86,24m²**

Responsável Técnico: **GUSTAVO PEREIRA** (MELLO/08756625952) Proprietário: **ANNIBAL MIGUEIS NETO** (CPF - 429.760.149-49)

RGA OFFICE PROJETO E REGULIZAÇÃO DE IMÓVEIS
RICARDO GONÇALVES (47) 99555-8119
GUSTAVO PEREIRA MELLO (47) 99273-1153 / 99191-4762
@RGAOFFICE (47) 3248-4762
RUA MARIA VERENA HEIL, 325, CIDADE NOVA, ITAJAÍ-SC

PRANCHA 01/01